
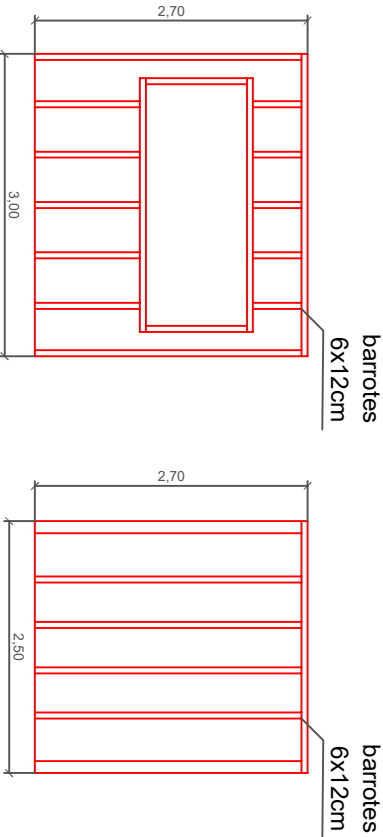
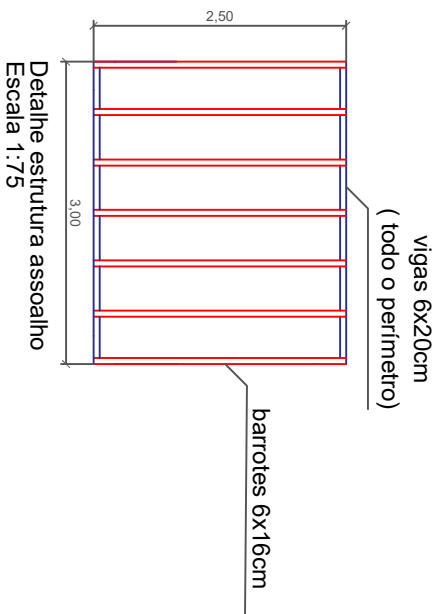
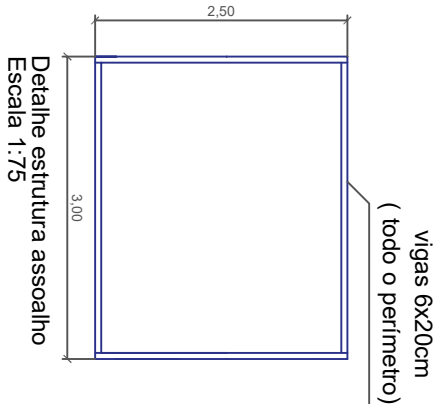


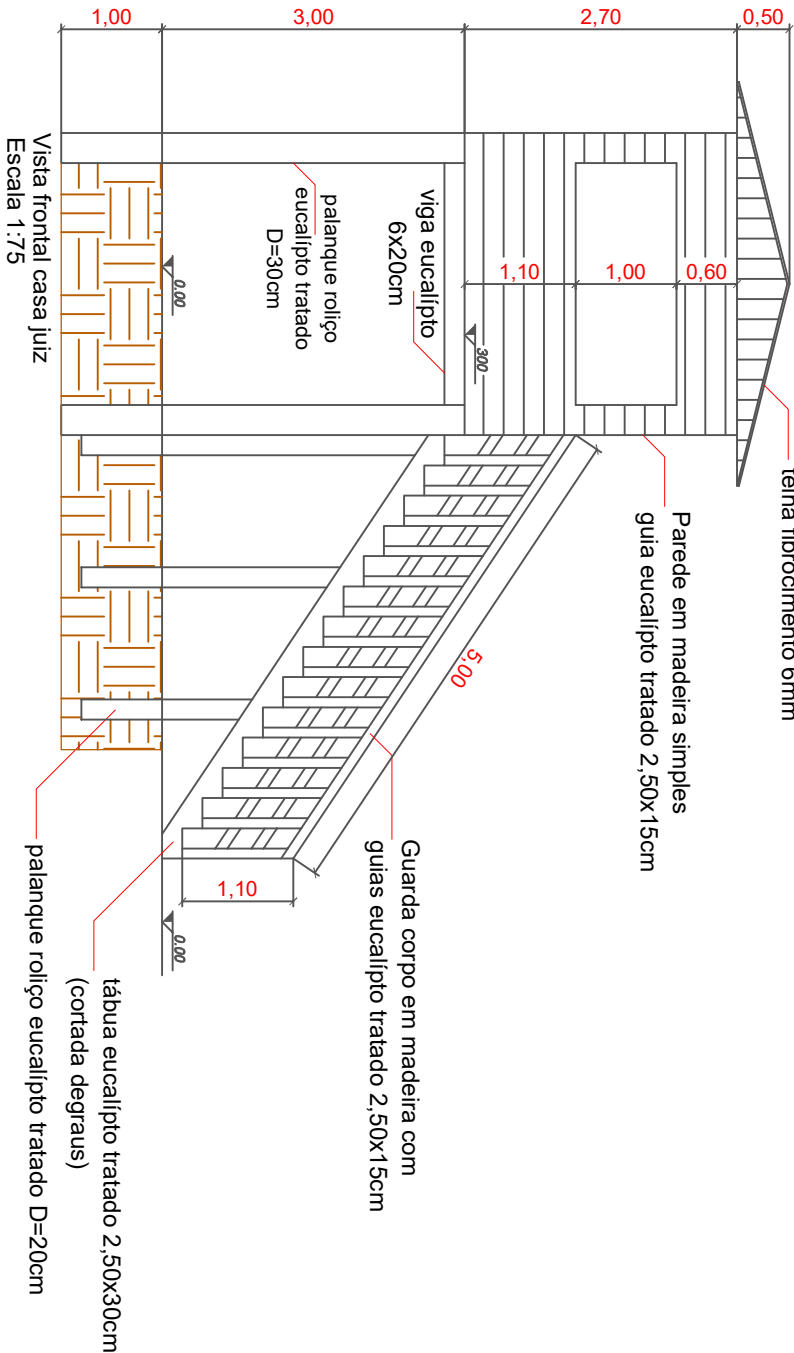


Detalhe estrutura parede
Escala 1:75

Detalhe estrutura parede
Escala 1:75


LEGENDA - ELÉTRICO:	
SÍMBOLO	DENOMINAÇÃO
—▷	Tomada Baixa Simples
—▷	Tomada Média Simples
—○	Interruptor Simples
●	Interruptor Paralelo
⊙	Ponto de luz no teto c/ 1 lâmpada incandescente

SÍMBOLO	DENOMINAÇÃO	ALTURA (m)
—▷	Tomada Baixa Simples	0.30
—▷	Tomada Média Simples	1.20
—○	Interruptor Simples	1.20
●	Interruptor Paralelo	1.20
⊙	Ponto de luz no teto c/ 1 lâmpada incandescente	--



Vem da rede
de energia do parque

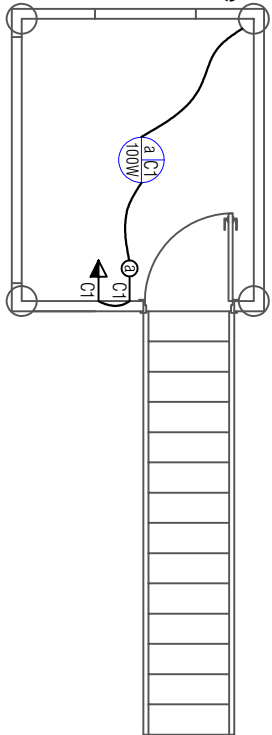


Planta baixa elétrico
Escala 1:75

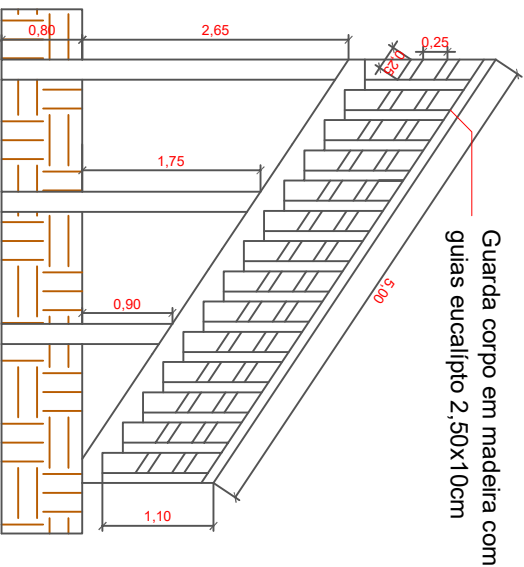


Detalhe escada
Escala 1:75

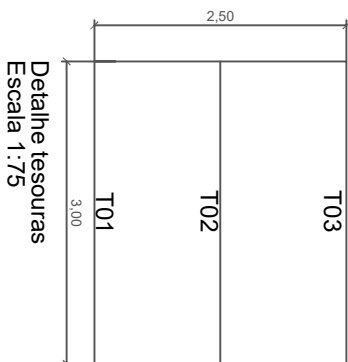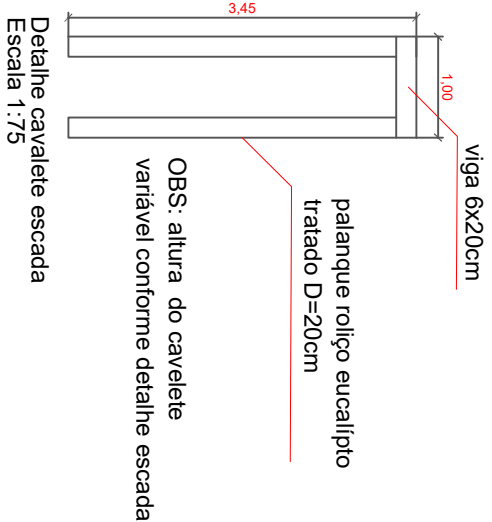

Detalhe tesouras
Escala 1:75

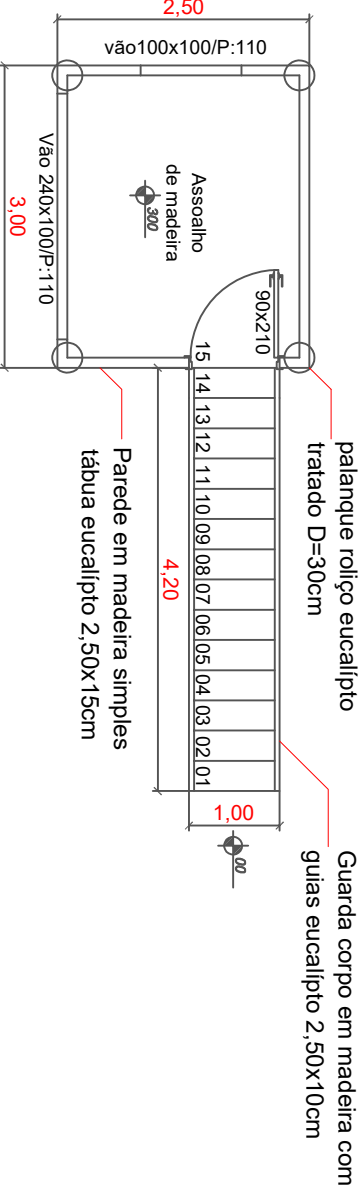

Planta baixa casa juiz
Escala 1:75

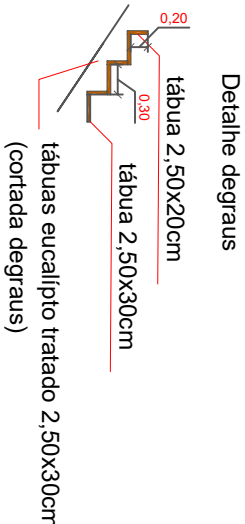

Detalhe degraus

OBRA:	
PARQUE DE RODEIOS MUNICIPAL - PISTA DE LAÇO	
ENDEREÇO:	
RUA INOMINADA, S/N, INTERIOR, MATO CASTELHANO - RS	
PROPRIETÁRIO:	RESPONSÁVEL TÉCNICO:
MUNICÍPIO DE MATO CASTELHANO CNPJ: 92.412.808/0001-02	ENG. CIVIL MATEUS SAGGIORATO CREA/RS: 252013
DESCRIÇÃO:	
DETALHAMENTO CASA JUIZ.	
PROJETO:	ARQUITETÔNICO
DATA:	INDICADA
JANEIRO 2022	55.000,00m²
FRANCHA:	07