



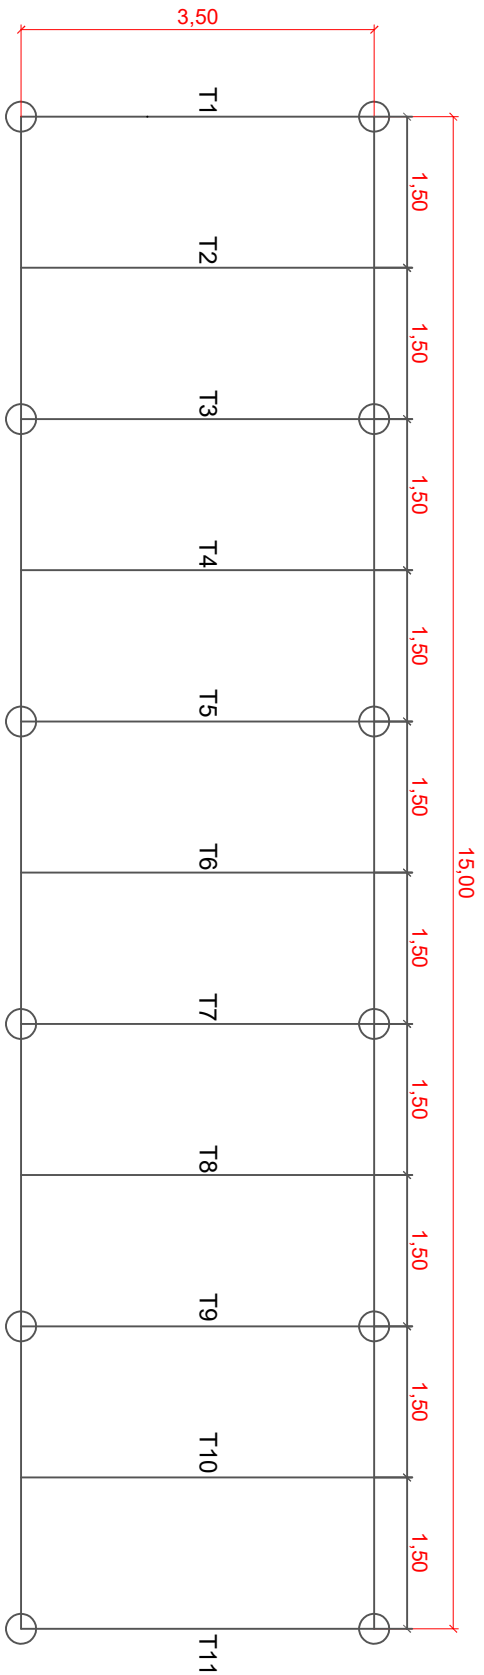


Detalhamento tesouras
Escala 1:75

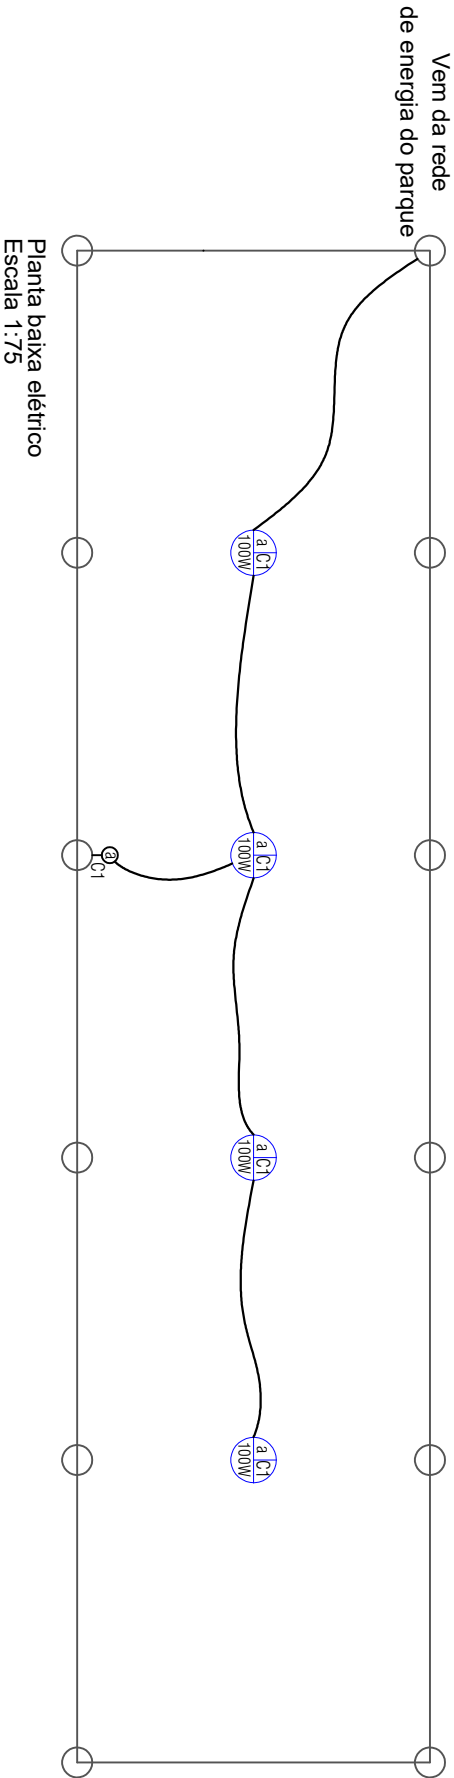


Planta baixa elétrico
Escala 1:75

LEGENDA - ELÉTRICO:		
SÍMBOLO	DENOMINAÇÃO	ALTURA (m)
↘	Tomada Baixa Simples	0,30
↘	Tomada Média Simples	1,20
○	Interruptor Simples	1,20
●	Interruptor Paralelo	1,20
C1a 100W	Ponto de luz no teto c/ 1 lâmpada incandescente	--

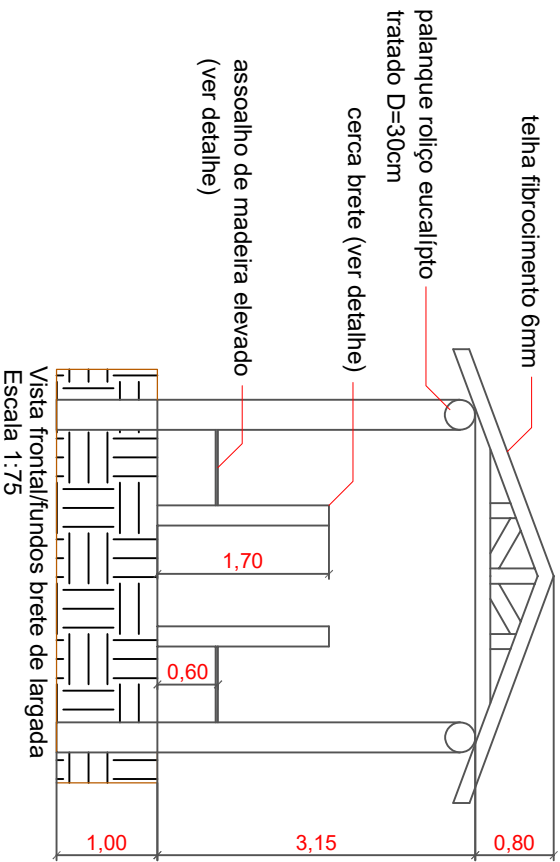

Vista frontal/fundos brete de largada
Escala 1:75

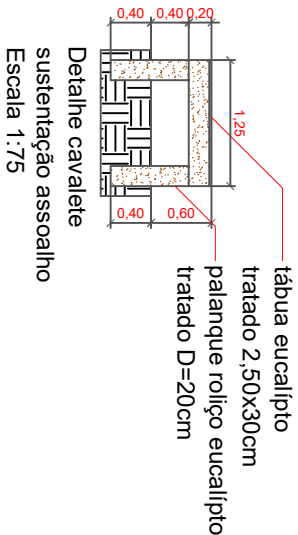

Detalhe cavalete
sustentação assoalho
Escala 1:75

OBRA:	
PARQUE DE RODEIOS MUNICIPAL - PISTA DE LAÇO	
ENDEREÇO:	
RUA INOMINADA, S/N, INTERIOR, MATO CASTELHANO - RS	
PROPRIETÁRIO:	RESPONSÁVEL TÉCNICO:
MUNICÍPIO DE MATO CASTELHANO CNPJ: 92.412.808/0001-02	ENG. CIVIL MATEUS SAGGIORATO CREA/RS: 252013
DESCRIÇÃO:	DATA:
DETALHAMENTO BRETE DE LARGADA.	JANEIRO 2022
PROJETO:	ESCALA:
ARQUITETÔNICO	INDICADA
FRANCHA:	ÁREA:
05	55.000,00m²